
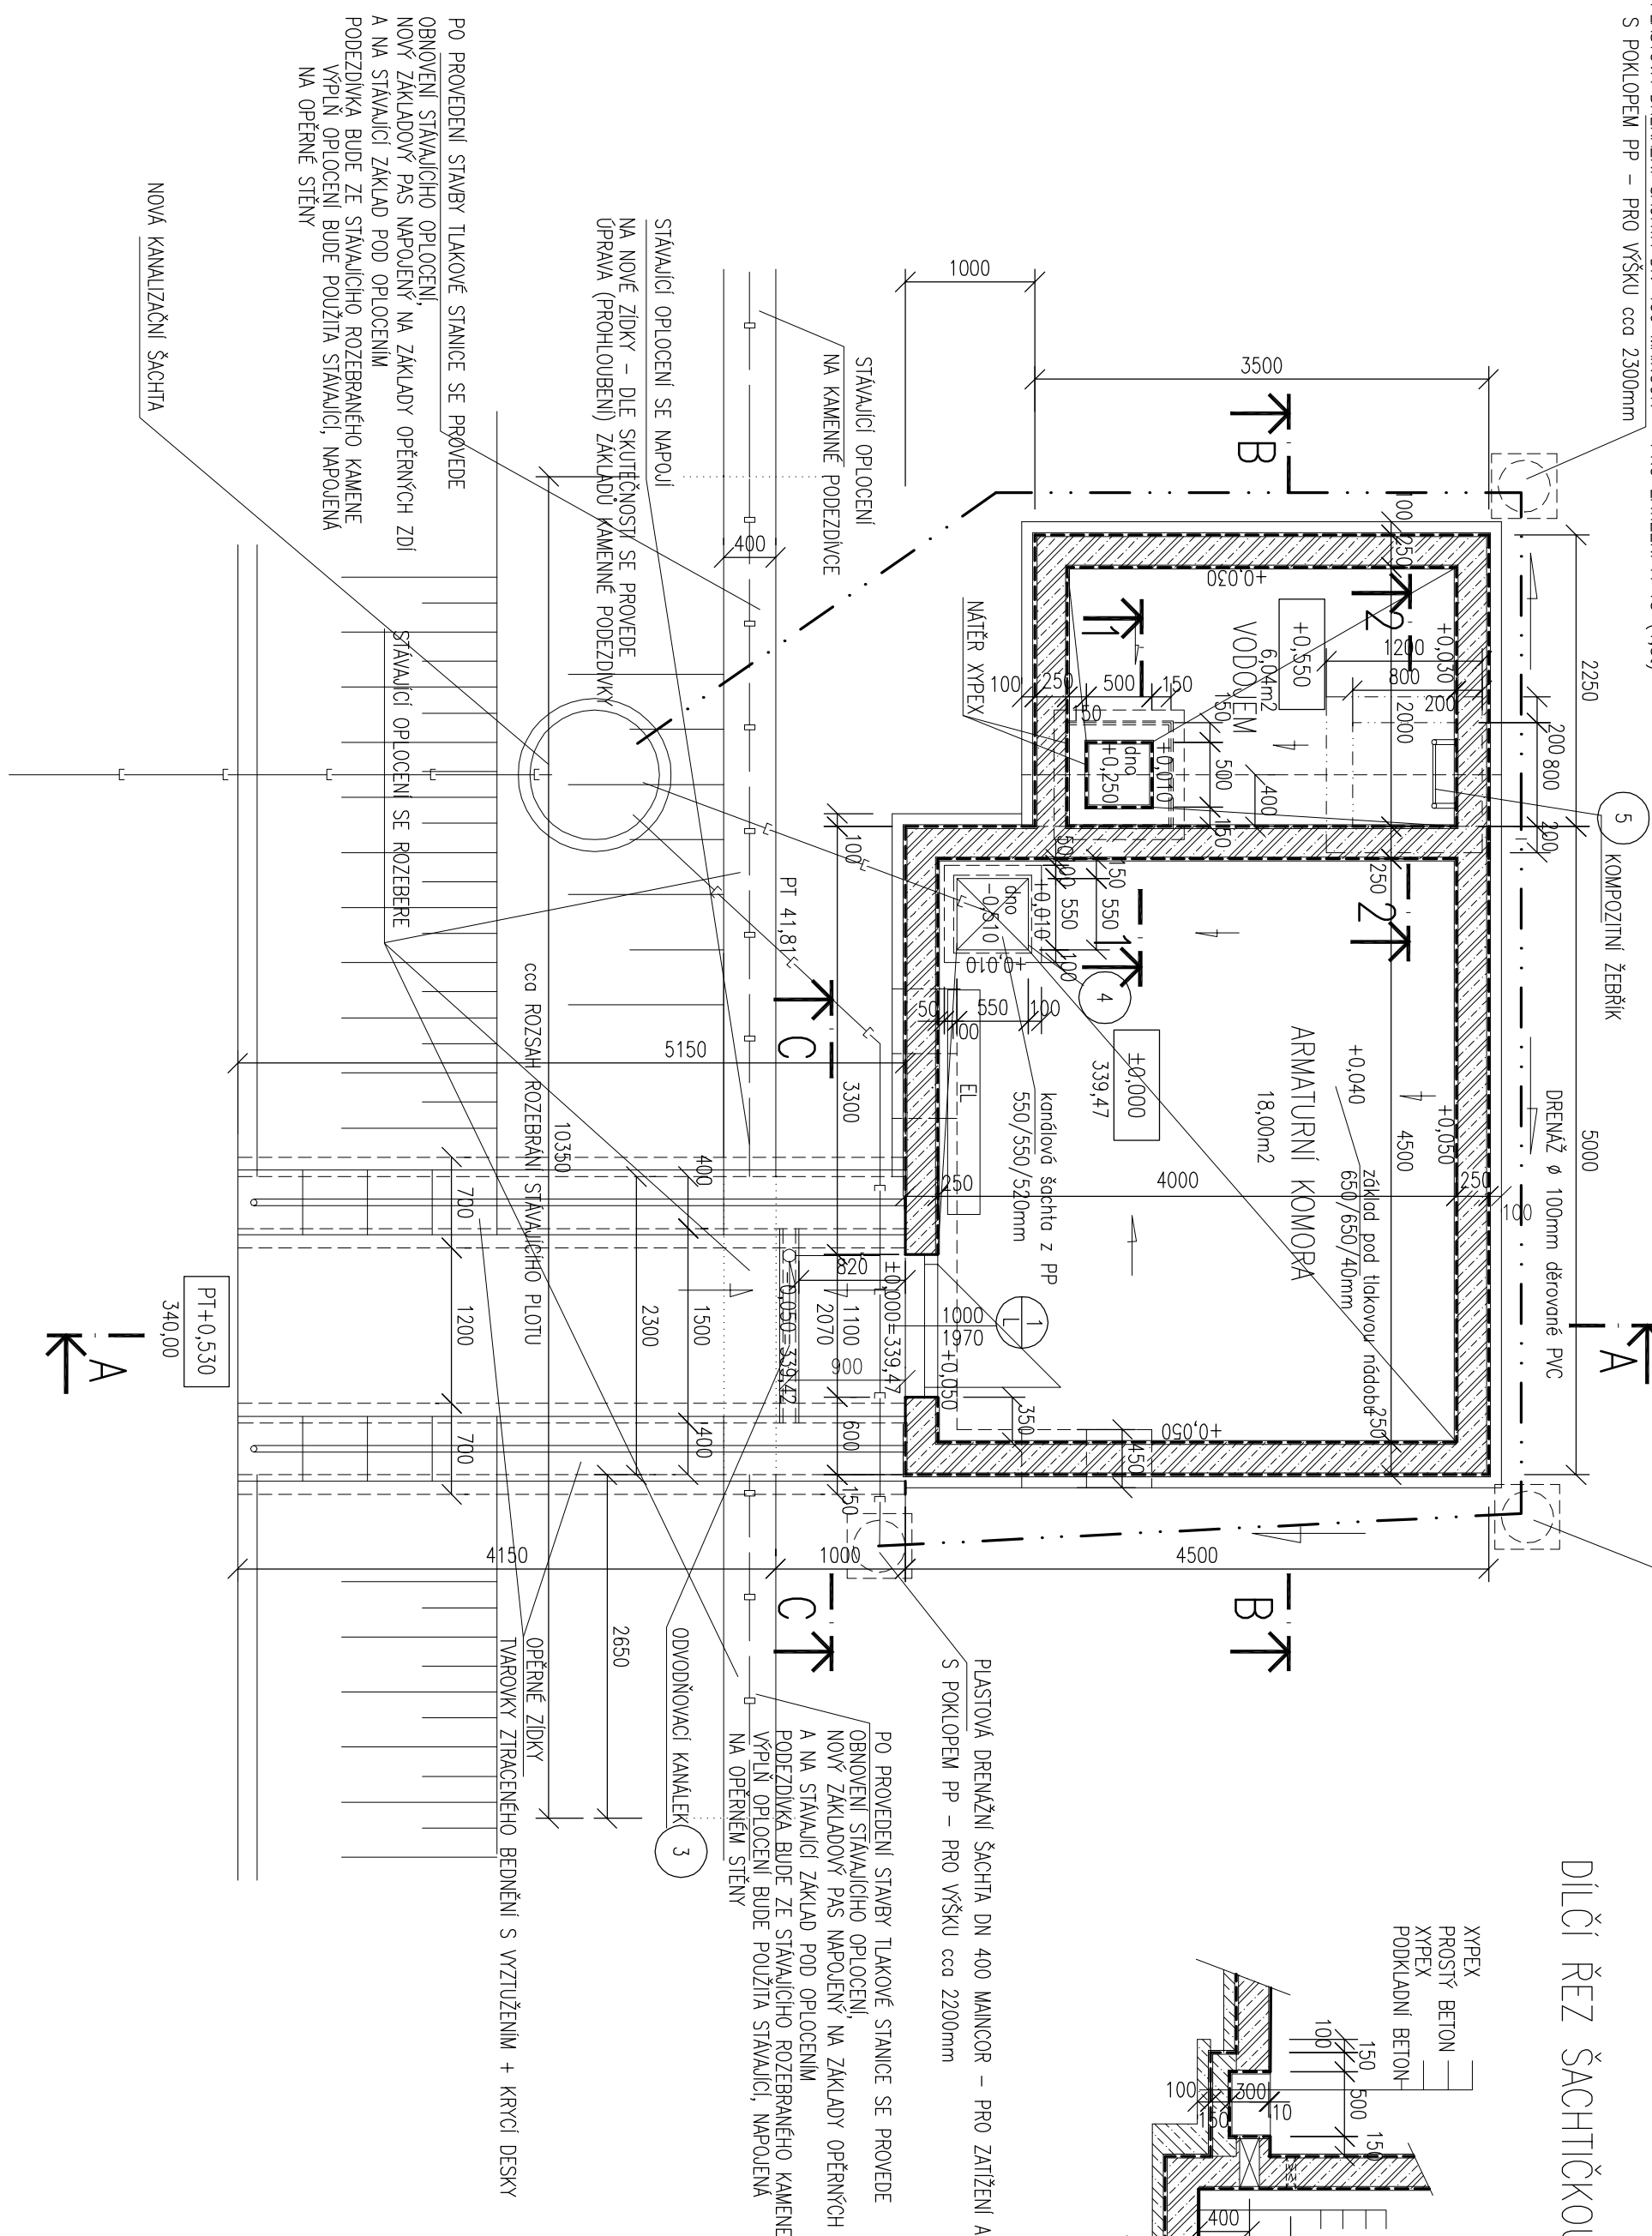


PŮDORYS

PLASTOVÁ DRENÁŽNÍ ŠACHTA DN 400 MAINCOR – PRO ZATÍŽENÍ A 15 (1,5t)
S POKLOPEM PP – PRO VÝŠKU cca 2300mm

PLASTOVÁ DRENÁŽNÍ ŠACHTA DN 400 MAINCOR – PRO ZATÍŽENÍ A 15 (1,5t)
S POKLOPEM PP – PRO VÝŠKU cca 2800mm

DÍLČÍ ŘEZ ŠACHTIČKOU 1 – 1

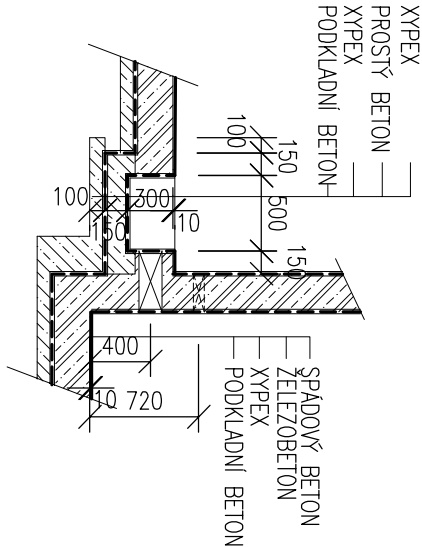

Hlavní projektant	Ing. Blanka Matějková	<div>ING. BLANKA MATĚJKOVÁ</div> <div>vodohospodářská projekce</div> <div>IČO 167 61 898, DIČ CZ6555106503</div> <div>Tovární 496, TRUTNOV</div>
Vypracoval	Jiřina Fikarová	
Investor	Město Dvůr Králové nad Labem	
Stupeň	Projekt pro provedení stavby	
Tlaková stanice u nemocnice Dvůr Králové nad Labem D.1.1 Architektonicko stavební část		Měřítko1:50
PŮDORYS		Datumleden 2023
		Zakázka10 / 2022
		Příloha č. <div>D.1.2.3</div>