


PŮDORYS 1.P.P.

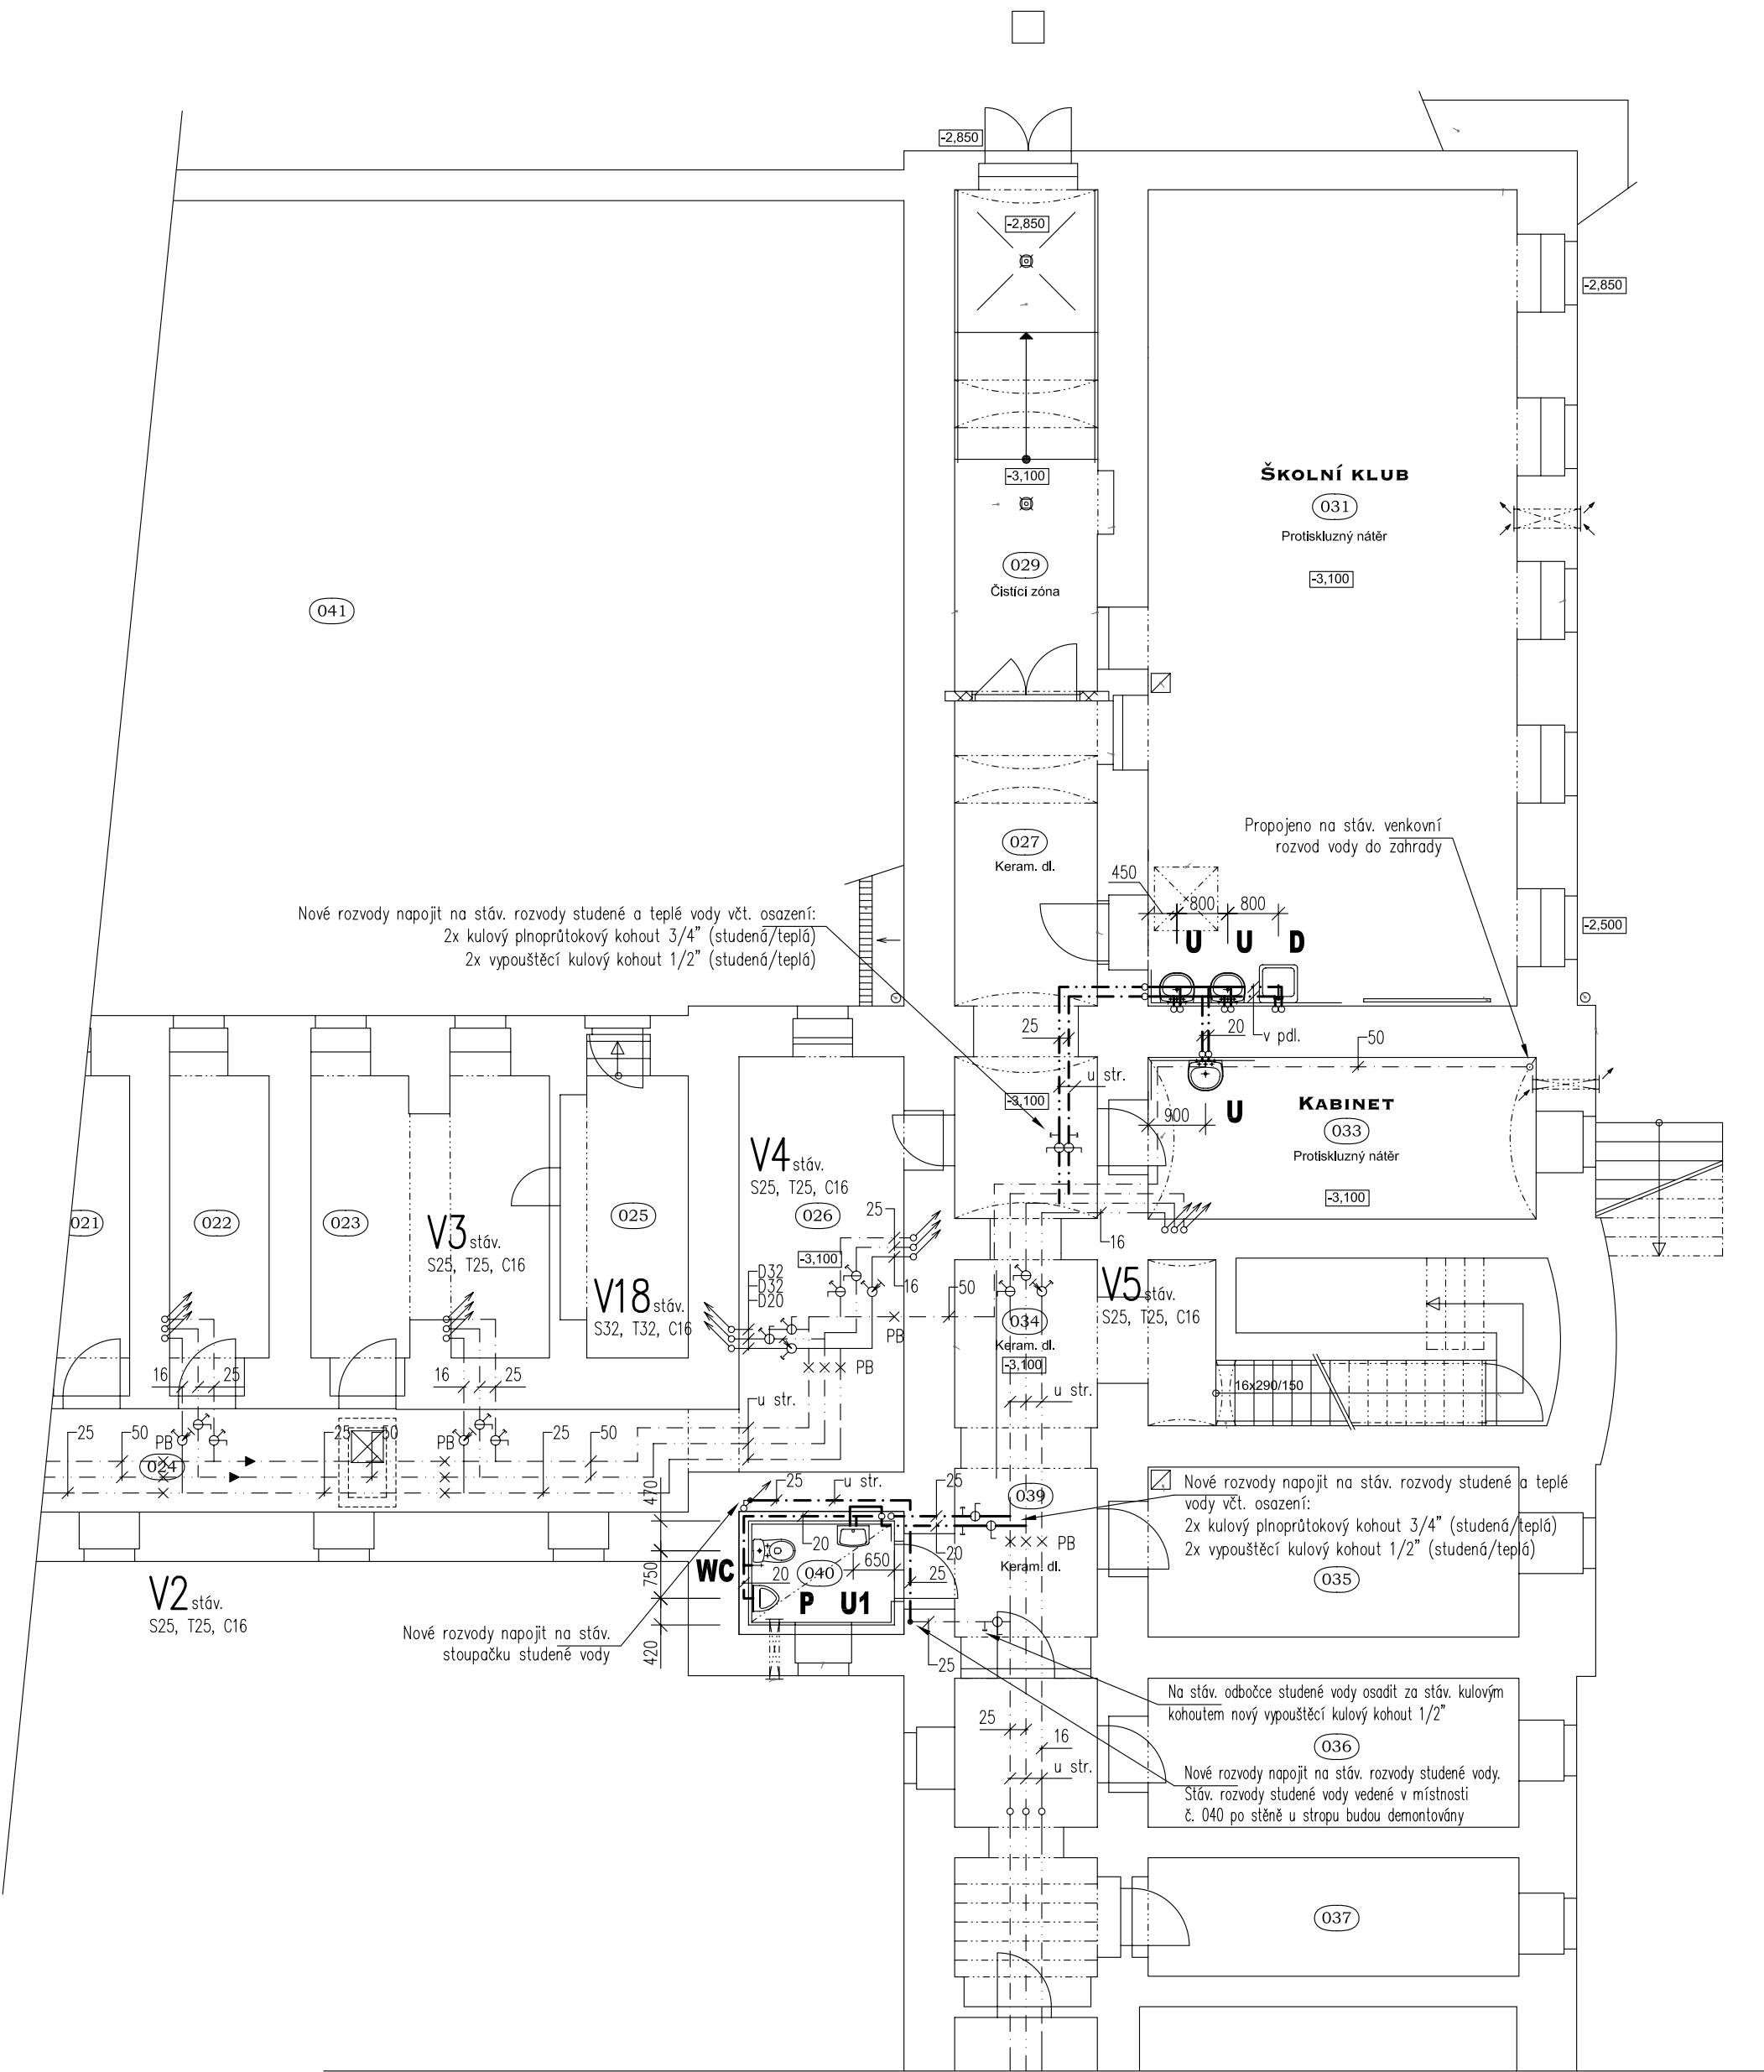

Legenda místností 1.P.P. :


Č.	MÍSTNOST	PLOCHA m2	PODLAHA	STĚNY	POZNÁMKA
021	Sklad	8,07	Cem.potěr	Štuk.om.	
022	Sklad	8,04	Cem.potěr	Štuk.om.	
023	Příruční sklad - sportovní potřeby	17,10	PVC	Štuk.om.	
024	Chodba	32,08	Cem.potěr	Štuk.om.	
025	Sklad	9,36	Cem.potěr	Štuk.om.	
026	Sklad	18,60	Cem.potěr	Štuk.om.	
027	Chodba	18,13	Keram. dl.	Štuk.om.	
028	Sloučeno do 29				
029	Chodba	18,10	Keram. dl.	Štuk.om.	Čistící zóna
030	Sloučeno do 31				
031	Školní klub	79,20	Protiskluz n.	Štuk.om.	Nucené větrání
032	Sloučeno do 31				
033	Kabinet pracovní výchovy	16,34	Protiskluz n.	Štuk.om.	Nucené větrání
034	Schodiště	14,55	Keram. dl.	Štuk.om.	
035	Sklad	16,42	Cem.potěr	Štuk.om.	
036	Sklad	14,51	Cem.potěr	Štuk.om.	
037	Sklad	14,49	Cem.potěr	Štuk.om.	
038	Chodba	49,58	Cem.potěr	Štuk.om.	
039	Chodba	20,44	Keram. dl.	Štuk.om.	
040	WC	3,38	Keram. dl.	Ker. obk.	Nucené odvětrání
041	Dvorní hřiště	320,00	Asfalt	Opad.fas.	

LEGENDA:

U	BATERIE UMYVADLOVÁ, STOJÁNKOVÁ, SMĚŠOVACÍ, PÁKOVÁ, BEZ OTVÍRÁNÍ ODPADU, CHROM
U1	BATERIE UMYVADLOVÁ, STOJÁNKOVÁ, SMĚŠOVACÍ, PÁKOVÁ, BEZ OTVÍRÁNÍ ODPADU, CHROM
P	PISOÁR, KERAMICKÝ, BÍLÝ, 305x340x535mm, SOUČÁSTI MONTÁŽNÍ LIŠTA S RADAROVÝM SPLACHOVAČEM, ELEKTROMAGNETICKÝ VENTIL, PROPOJOVACÍ HADICE, ROHOVÝ VENTIL, SPECIÁLNÍ VTOKOVÁ ARMATURA S TĚSNĚNÍM, SIFON, UPEVNĚOVACÍ SADA, MONTÁŽNÍ ŠABLONA, INTEGROVANÝ NAPÁJECÍ ZDROJ, VSTUP VODY G 1/2", ODPADNÍ POTRUBÍ DN 50, P=10W, U=230, VÝŠKA PŘÍVODU VODY (NÁSTĚNNÉHO KOLENA) 35,5 cm OD PODLAHY A 6 cm NA LEVOU STRANU OD OSY PISOÁRU
D	BATERIE DŘEZOVÁ, NÁSTĚNNÁ, SMĚŠOVACÍ, PÁKOVÁ, S PLOCHÝM ÚSTÍM, DÉLKA 20 cm, CHROM, VÝŠKA BATERIE 85 cm OD PODLAHY (35 cm OD VRCHNÍ HRANY DŘEŽU)
WC	WC KOMBI, ROHOVÝ VENTIL 1/2"x3/8" PRO PŘÍPOJENÍ FLEXIBILNÍ HADICÍ, CHROM, VÝŠKA VENTILU 20 cm NAD PODLAHOU
v pdl.	POTRUBÍ VEDENÉ V PODLAZE
u str.	POTRUBÍ VEDENÉ U STROPU
---	STUDENÁ VODA, POTR. UMĚLOHMOTNÉ, PPR, PN 16
---	TEPLÁ VODA, POTR. UMĚLOHMOTNÉ, PPR, PN 16
---	STUDENÁ VODA, POTR. UMĚLOHMOTNÉ, PPR, PN 16, stávající
---	TEPLÁ VODA, POTR. UMĚLOHMOTNÉ, PPR, PN 16, stávající
---	CIRKULACE, POTR. UMĚLOHMOTNÉ, PPR, PN 16, stávající

POZNÁMKA:

- KONEČNÉ ŘEŠENÍ UMÍSTĚNÍ ZAŘÍZOVACÍCH PŘEDMĚTŮ (VÝŠKOVÉ I PROSTOROVÉ) BUDE INVESTOREM A PROVOZOVATELEM POTVRZENO V RÁMCI PROVÁDĚNÍ STAVBY
- NOVÉ ROZVODY NA WC V m.č. 040 VEDENY PO STÁVAJÍCÍ STĚNĚ V PRÍZDÍVCE NEBO ZASEKAT DO STÁV. ZDIVA (BUDE UPŘESNĚNO NA STAVBĚ)
- STÁVAJÍCÍ ROZVOD STUDENÉ VODY KE STÁVAJÍCÍMU WC URČENÉMU K DEMONTÁŽI V PROSTORU UVAŽOVANÉ CHODBY (m.č. 027,029) ZASLEPIT VE STĚNĚ ZÁTKOU
- POZOR NA KOORDINACI ROZVODŮ VODY S ROZVODY UT
- NUTNO DODRŽET TECHNOLOGICKÉ POSTUPY VÝROBCE POTRUBÍ PPR, ZEJMÉNA VZDÁLENOSTI MEZI ÚCHYTNYMI BODY
- ZAŘÍZOVACÍ PŘEDMĚTY BUDOU PŘED OBJEDNÁNÍM KONZULTOVÁNY S INVESTOREM

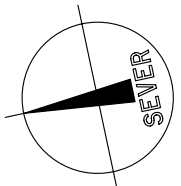

± 0.000 = PODLAHA 1NP

trio PROJEKT		architektonická a inženýrská společnost s r. o. Jaroměřská 2353, DVŮR KRÁLOVÉ nad Labem telefon: 499 621 261 , fax: 499 329122			PARÉ Č. :
VEDOUČÍ PROJEKTU: AUT. ING. JAN HELBICH		ZODPOVĚDNÝ PROJEKTANT: ING. JAN HELBICH		VYPRACOVAL: MICHAL KREJČAR	
MÍSTO: KRAJ:	DVŮR KRÁLOVÉ n/L KRÁLOVÉHRADSKÝ	Č. ZAK. 04/2013	STUPEŇ: DPS	DATUM: 02/2013	MĚŘÍTKO: 1:100
INVESTOR: MĚSTO DVŮR KRÁLOVÉ N. L. NÁM. T. G. MASARYKA 38, 544 17 DVŮR KRÁLOVÉ N. L.					VÝKR. Č. :
AKCE: ŠKOLNÍ KLUB - BUDOVA ZŠ R. A. DVORSKÉHO, DVŮR KRÁLOVÉ N. L.					ZT.02
VODOVOD - PŮDORYS 1.P.P.					