


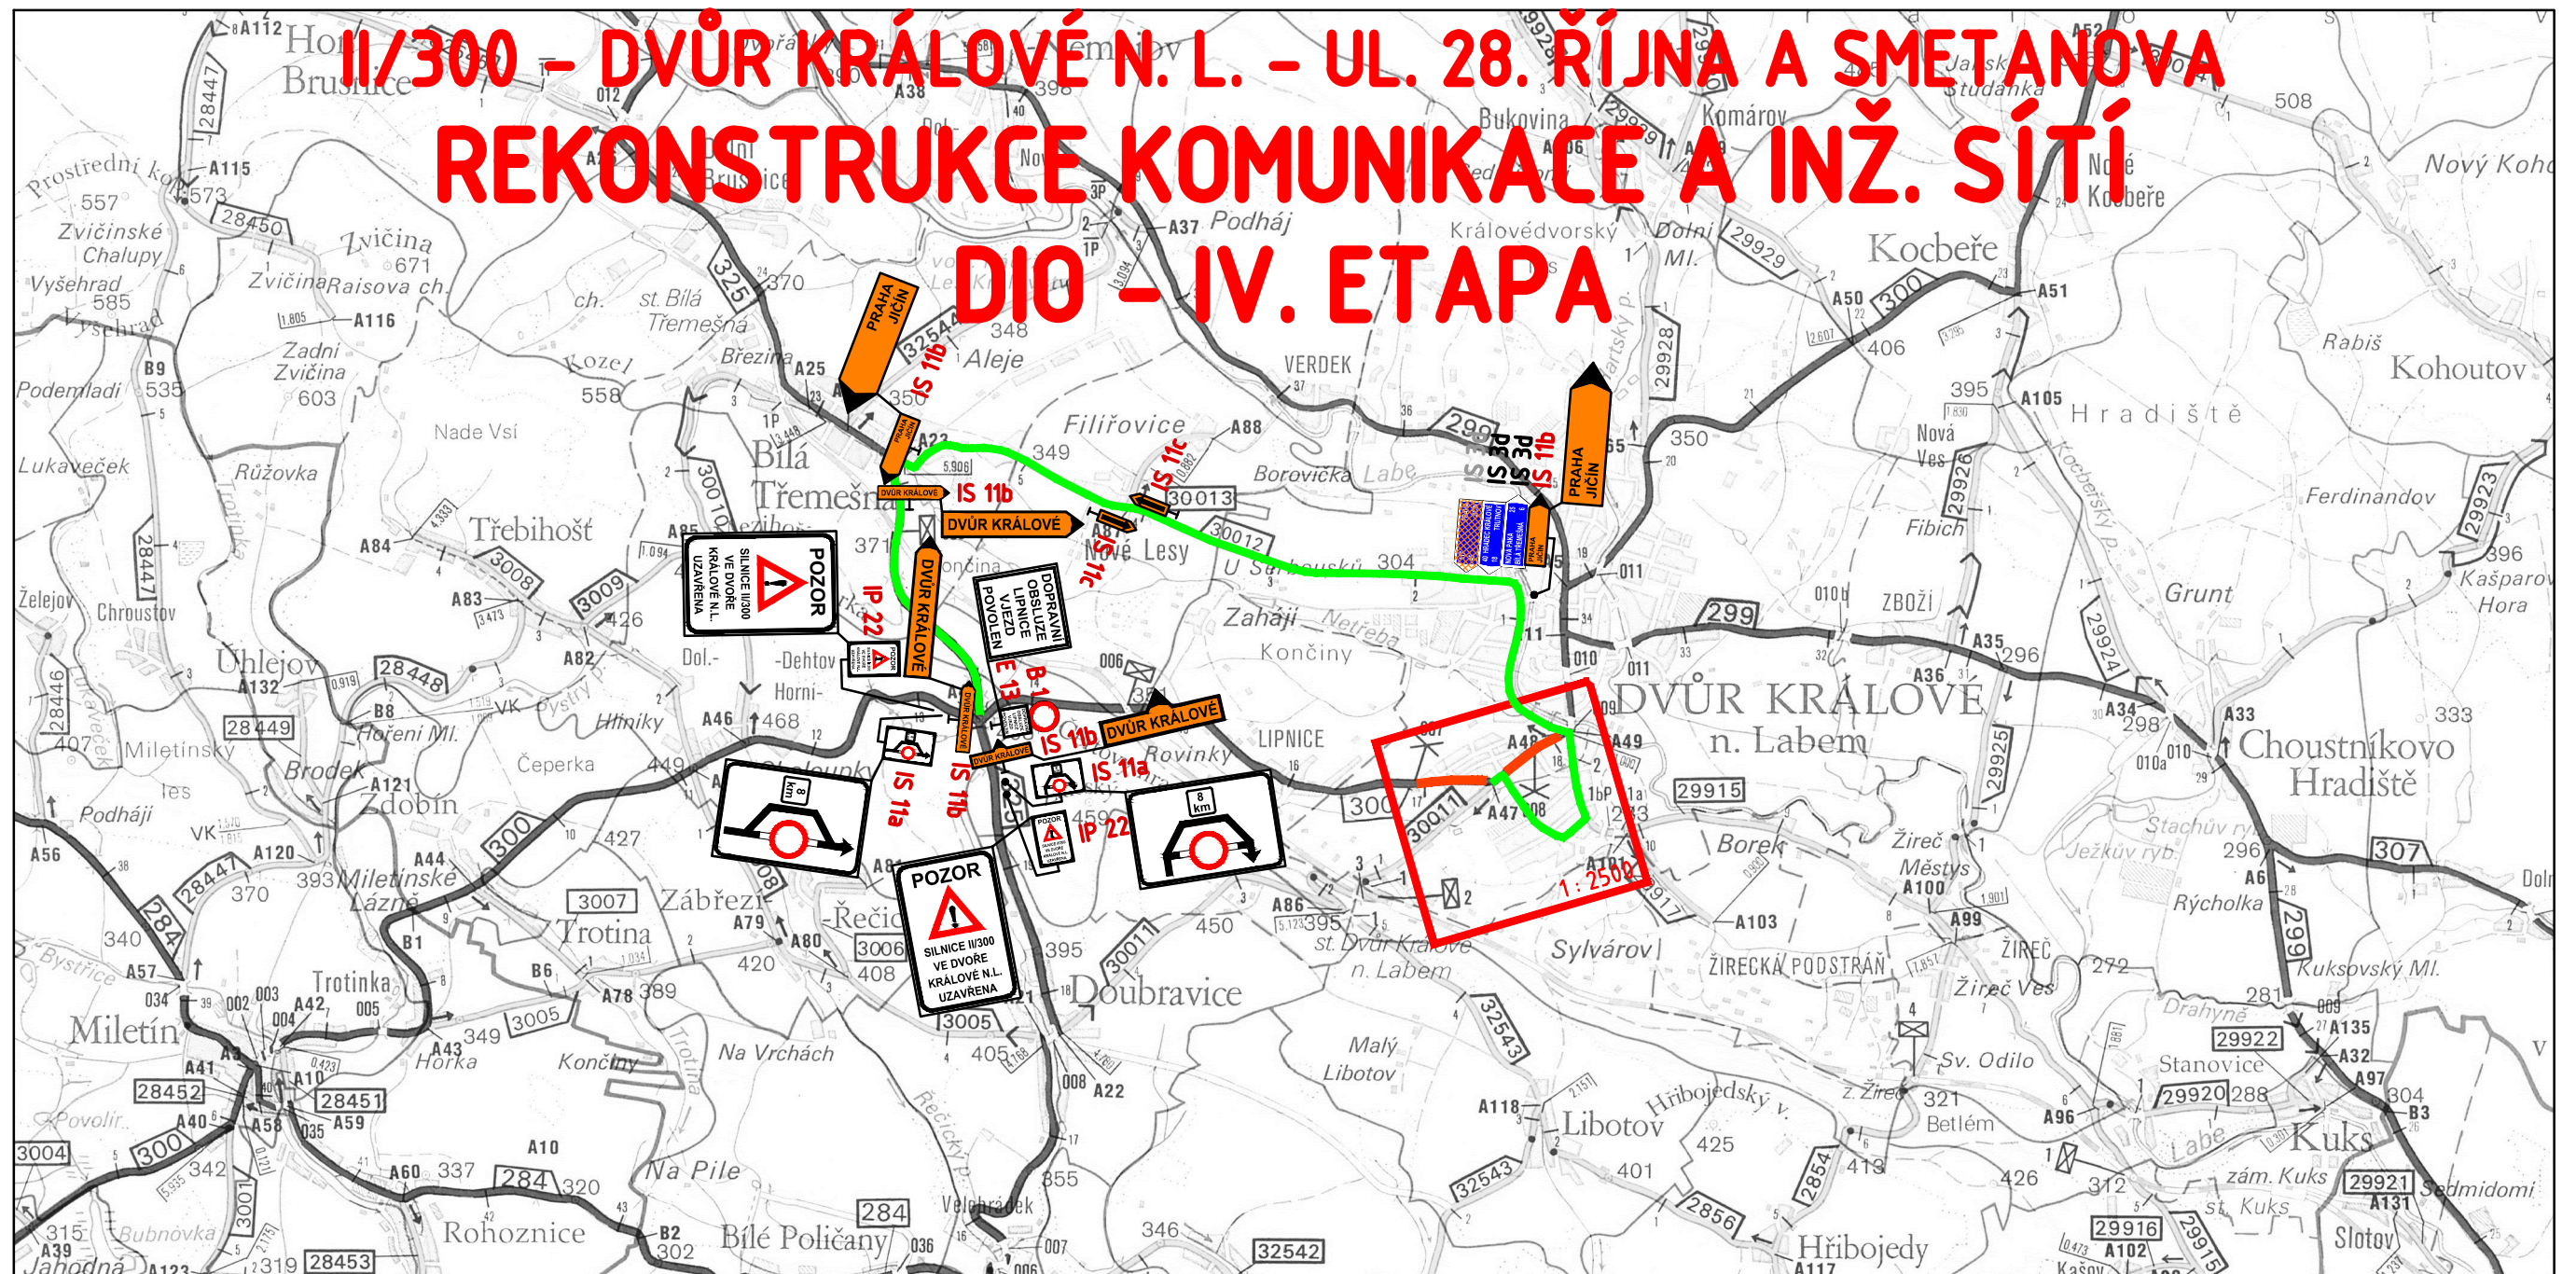


II/300 - DVŮR KRÁLOVÉ N. L. - UL. 28. ŘÍJNA A SMETANOVA REKONSTRUKCE KOMUNIKACE A INŽ. SÍTÍ DIO - IV. ETAPA



LEGENDA:

- UZAVŘENÉ ÚSEKY KOMUNIKACÍ - IV. ETAPA
- OBJÍZDNÁ TRASA
-  IS 11c NAVRHOVANÉ SVISLÉ DOPRAVNÍ ZNAČENÍ DIO
-  IS 3d STÁVAJÍCÍ SVISLÉ DOPRAVNÍ ZNAČENÍ - PONECHANÉ
-  IS 3d STÁVAJÍCÍ SVISLÉ DOPRAVNÍ ZNAČENÍ - DOČASNĚ ZAKRYTÉ

Zodp. projektant Ing. S. Janák	Vypracoval Bc. P. Syrovátka	Č. zakázky TP 01/14	DiK Janák, s.r.o. Dopravně inženýrská kancelář Revoluční 207 TRUTNOV
Místo Dvůr Králové n. L.	Kraj Královéhradecký	Datum 02.2014	
Investor Město Dvůr Králové n. L.			Stupeň Technická pomoc
II/300 - DVŮR KRÁLOVÉ N.L. - UL. 28. ŘÍJNA A SMETANOVA REKONSTRUKCE KOMUNIKACE A INŽ. SÍTÍ			Měřítko 1:50 000
DOPRAVNĚ INŽENÝRSKÉ OPATŘENÍ SITUACE DIO - IV. ETAPA - objízdné trasy			7