
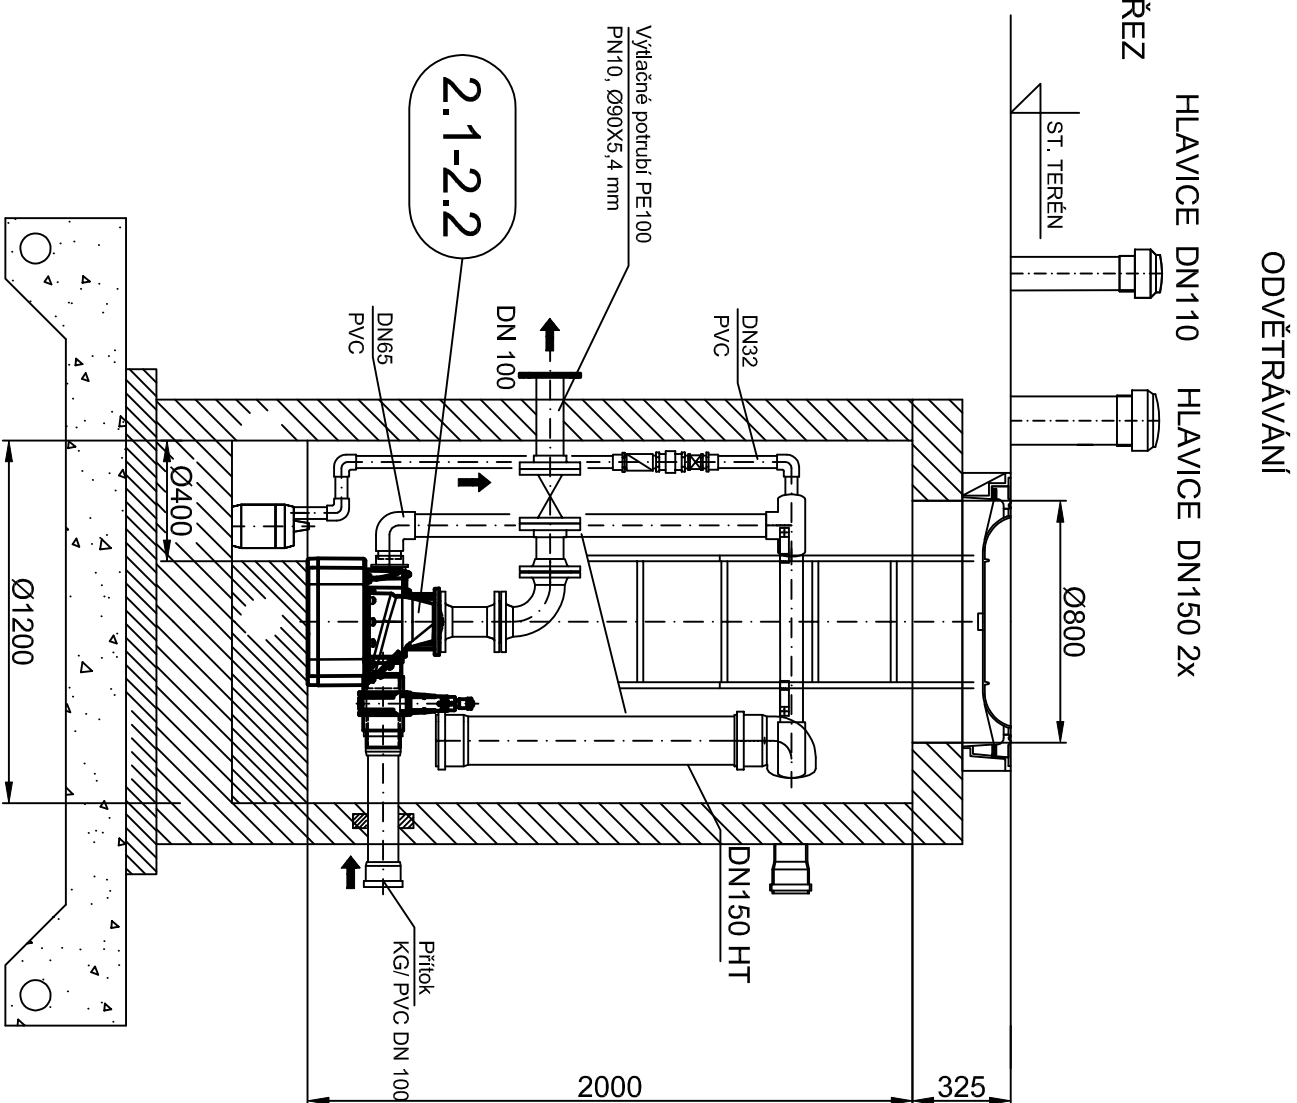



DOMOVNÍ ČERPAČÍ STANICE
PRO VĚTŠÍ POČET EO - 2 ks
DČS15 a 16

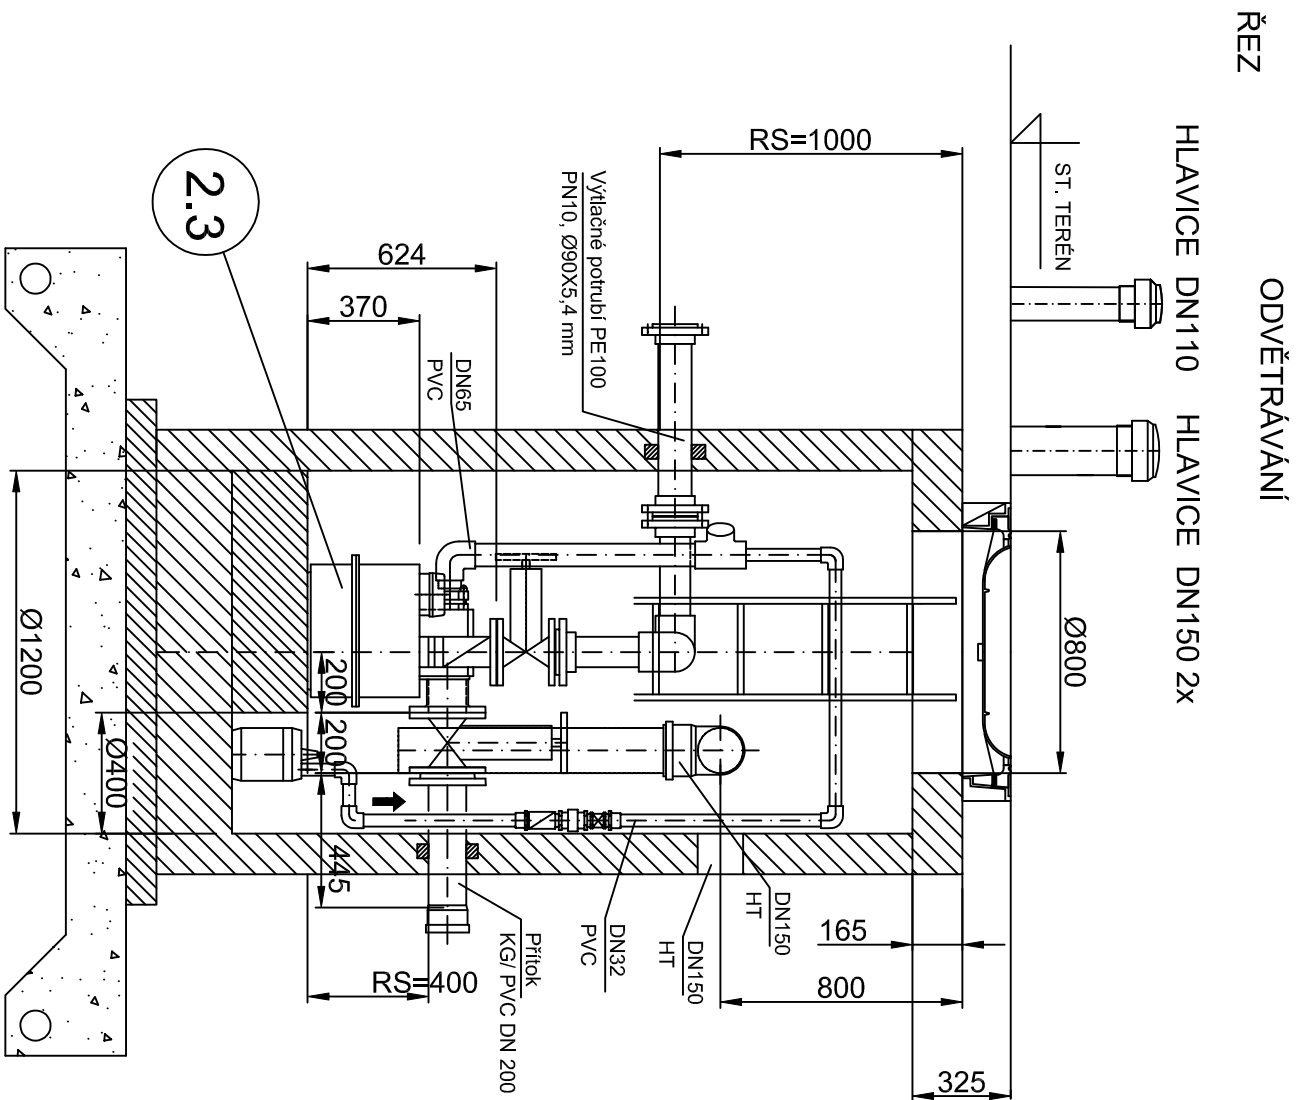


DOMOVNÍ ČERPAČÍ STANICE - 25 ks


POZNÁMKA:
LEGENDA POZIC VIZ PŘÍLOHA č.D.2.1 - 01

PŮDORYS

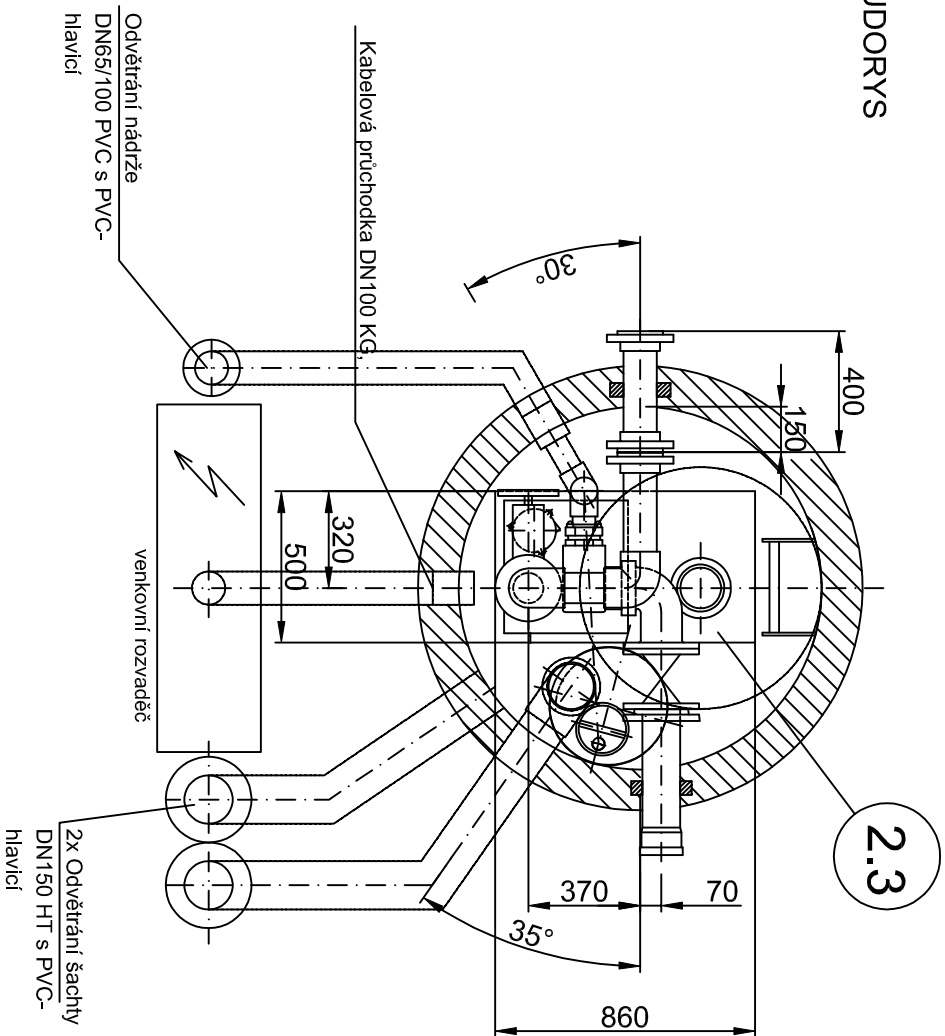

PŮDORYS

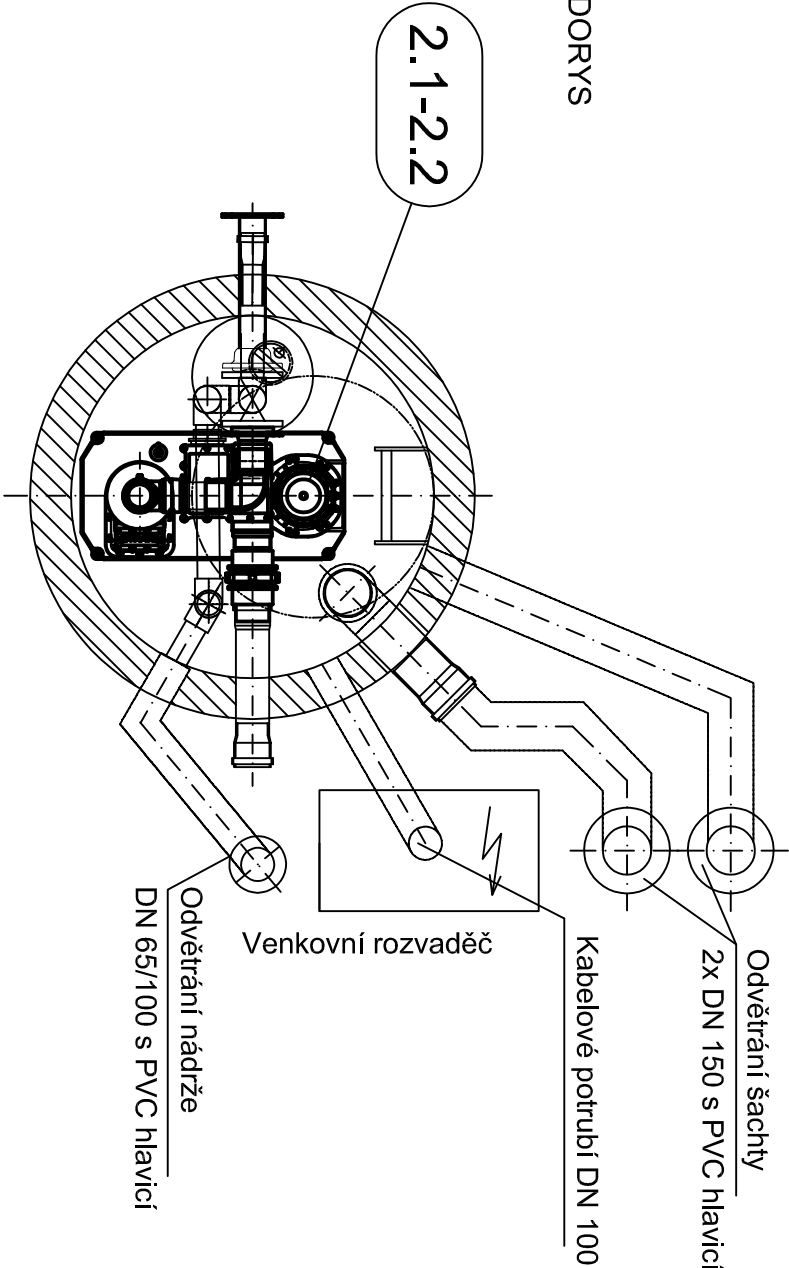

<div><div>Vodohospodářsko-inženýrské služby spol. s r. o., Na Střežně 1079, 500 03 Hradec Králové tel.: 495 076 011, fax: 495 541 342, e-mail: vis@vishk.cz</div></div>					
DOKUMENTACE PRO PROVÁDĚNÍ STAVBY					
HLAVNÍ ING. PROJEKTIL ING. HERMAN	ZODP. PROJEKTANT ING. HERMAN	PROJEKTANT LUKÁŠ HYNEK	KONTROLOVAL ING. HERMAN		
INVESTOR	OBJEDNATEL	FORMÁT 6 A4			
město DVŮR KRÁLOVÉ NAD LABEM	město DVŮR KRÁLOVÉ NAD LABEM	DATUM 04/2022			
KRAJ	OBEC	STUPĚN DPS			
KRAJ OVĚRADECKÝ	VERDEK	Č. ZAK. 09021 - 400			
AKCE	ARCH. Č.				
MĚŘÍTKO 1:25					
KANALIZACE DVŮR KRÁLOVÉ NAD LABEM - VERDEK					
ČÍSLO PŘÍLOHY					
PS 02					
PŘÍLOHA					
DOMOVNÍ ČERPAČÍ STANICE - PŮDORYS, ŘEZ					
D.2.1 - 03					
TENTO VÝKRES A JEHO PŘÍLOHY JSOU NAŠIM DUŠEVNÍM VLASTNICTVÍM. NESMÍ BÝT BEZ NAŠEHO PŘEDCHOZÍHO PÍSEMNÉHO SOUHLASU KOPÍROVÁNY, ROZMNOŽOVÁNY ANI ZPŮSTUPNĚNY JINÝM OSOBNÍM NEBO FIRMÁM					