


Označení svítidla	Název	Světelné zdroje	Počet
M	LED pracovní svítidlo, opalový PC	1 x LED, 22W, 3300lm, Ra80, 4000K	62

LEGENDA:

- vývod 230 V
- vodň CYKY-J 2-5x1,5 / 7x1,5
- vodň CYKY-J 3-5x2,5
- hlavní kabelová trasa

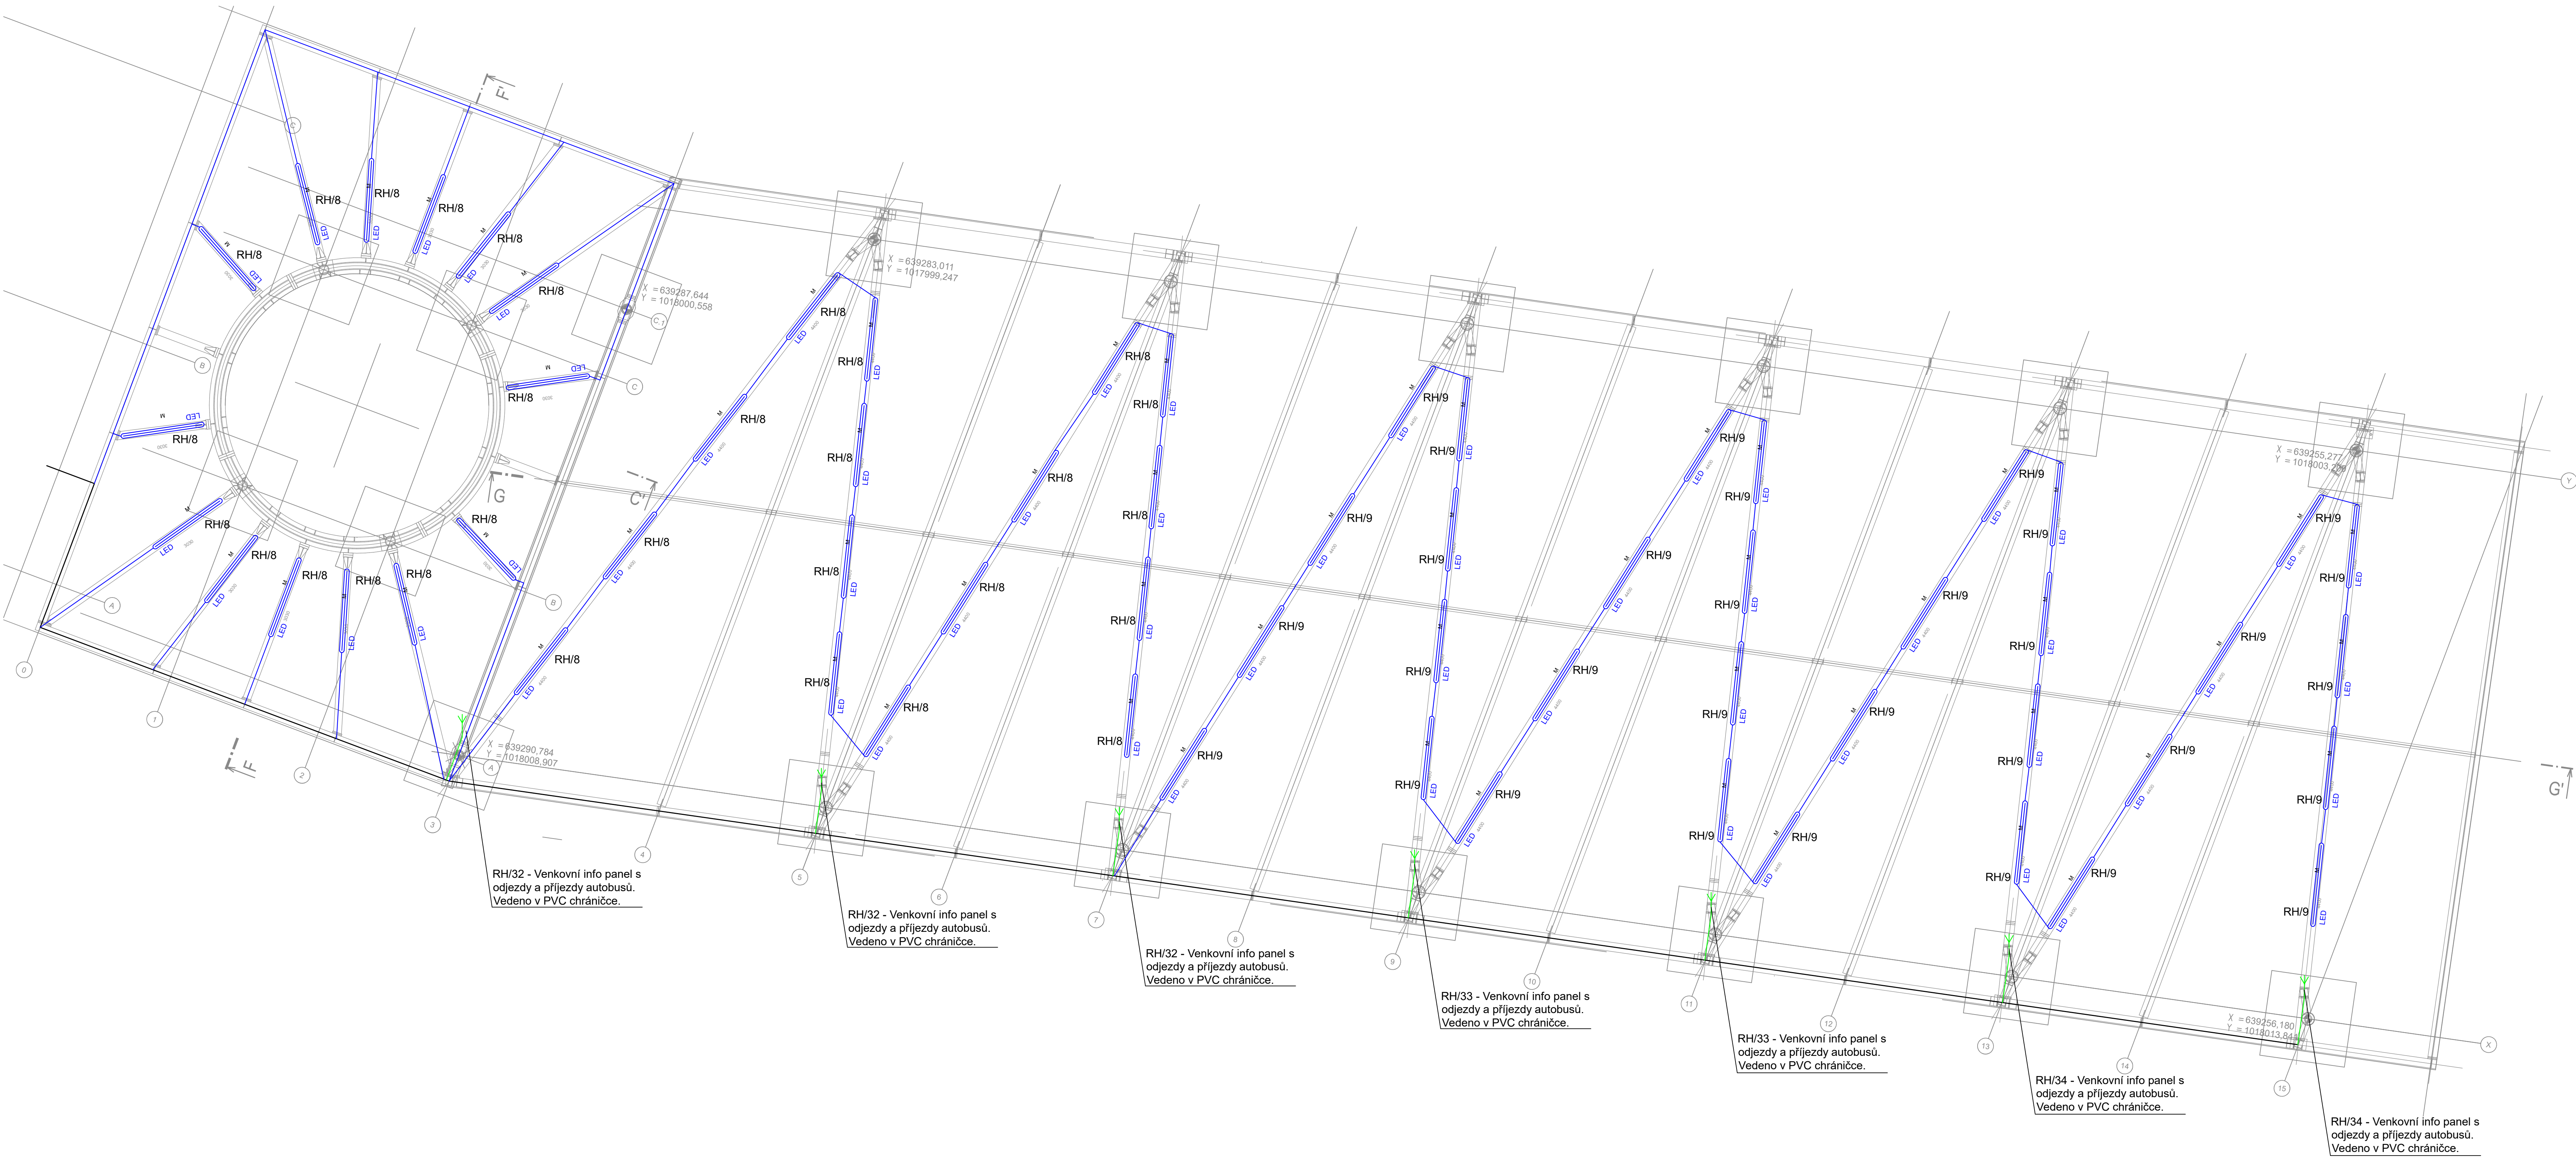

Revitalizace multimodálního uzlu ve Dvoře Králové nad Labem				Číslo: 242160
Investor: Město Dvůr Králové nad Labem název: T. G. Masaryka 28. Dvůr Králové nad Labem, 544 11, CZ	Proj. list: SZ Projekt elektro s.r.o. IČ: 09891052 Jankovcova 515/4, Město (Praha 4), 140 00 Praha Čestmír Soukup Karel Šormer	Vypracoval: Zdrav. přík.	SZ Projekt elektro	
Části: D.1.4.4 Silnoproudá instalace		D.1.4.4.10		
Výběr: PŮDORYS 1.NP - nástupiště		Měřítko: 1:50	Stupeň PD: DPS	Datum: 02-2025