


STL PLYNOVOD PE 100 RC dn 63/5.8 = 144,0m, SDR11  
STL PLYNOVOD PE 100 RC dn 63/5.8 = 7,5m, SDR11  
PŘÍPOJKY PE 100 RC OPLÁŠTĚNÉ dn 32/3.0 SDR11 - 11ks - DĚLKA 57,0m  
PŘÍPOJKY PE 100 RC OPLÁŠTĚNÉ dn 32/3.0 SDR11 - 1ks - DĚLKA 12,5m

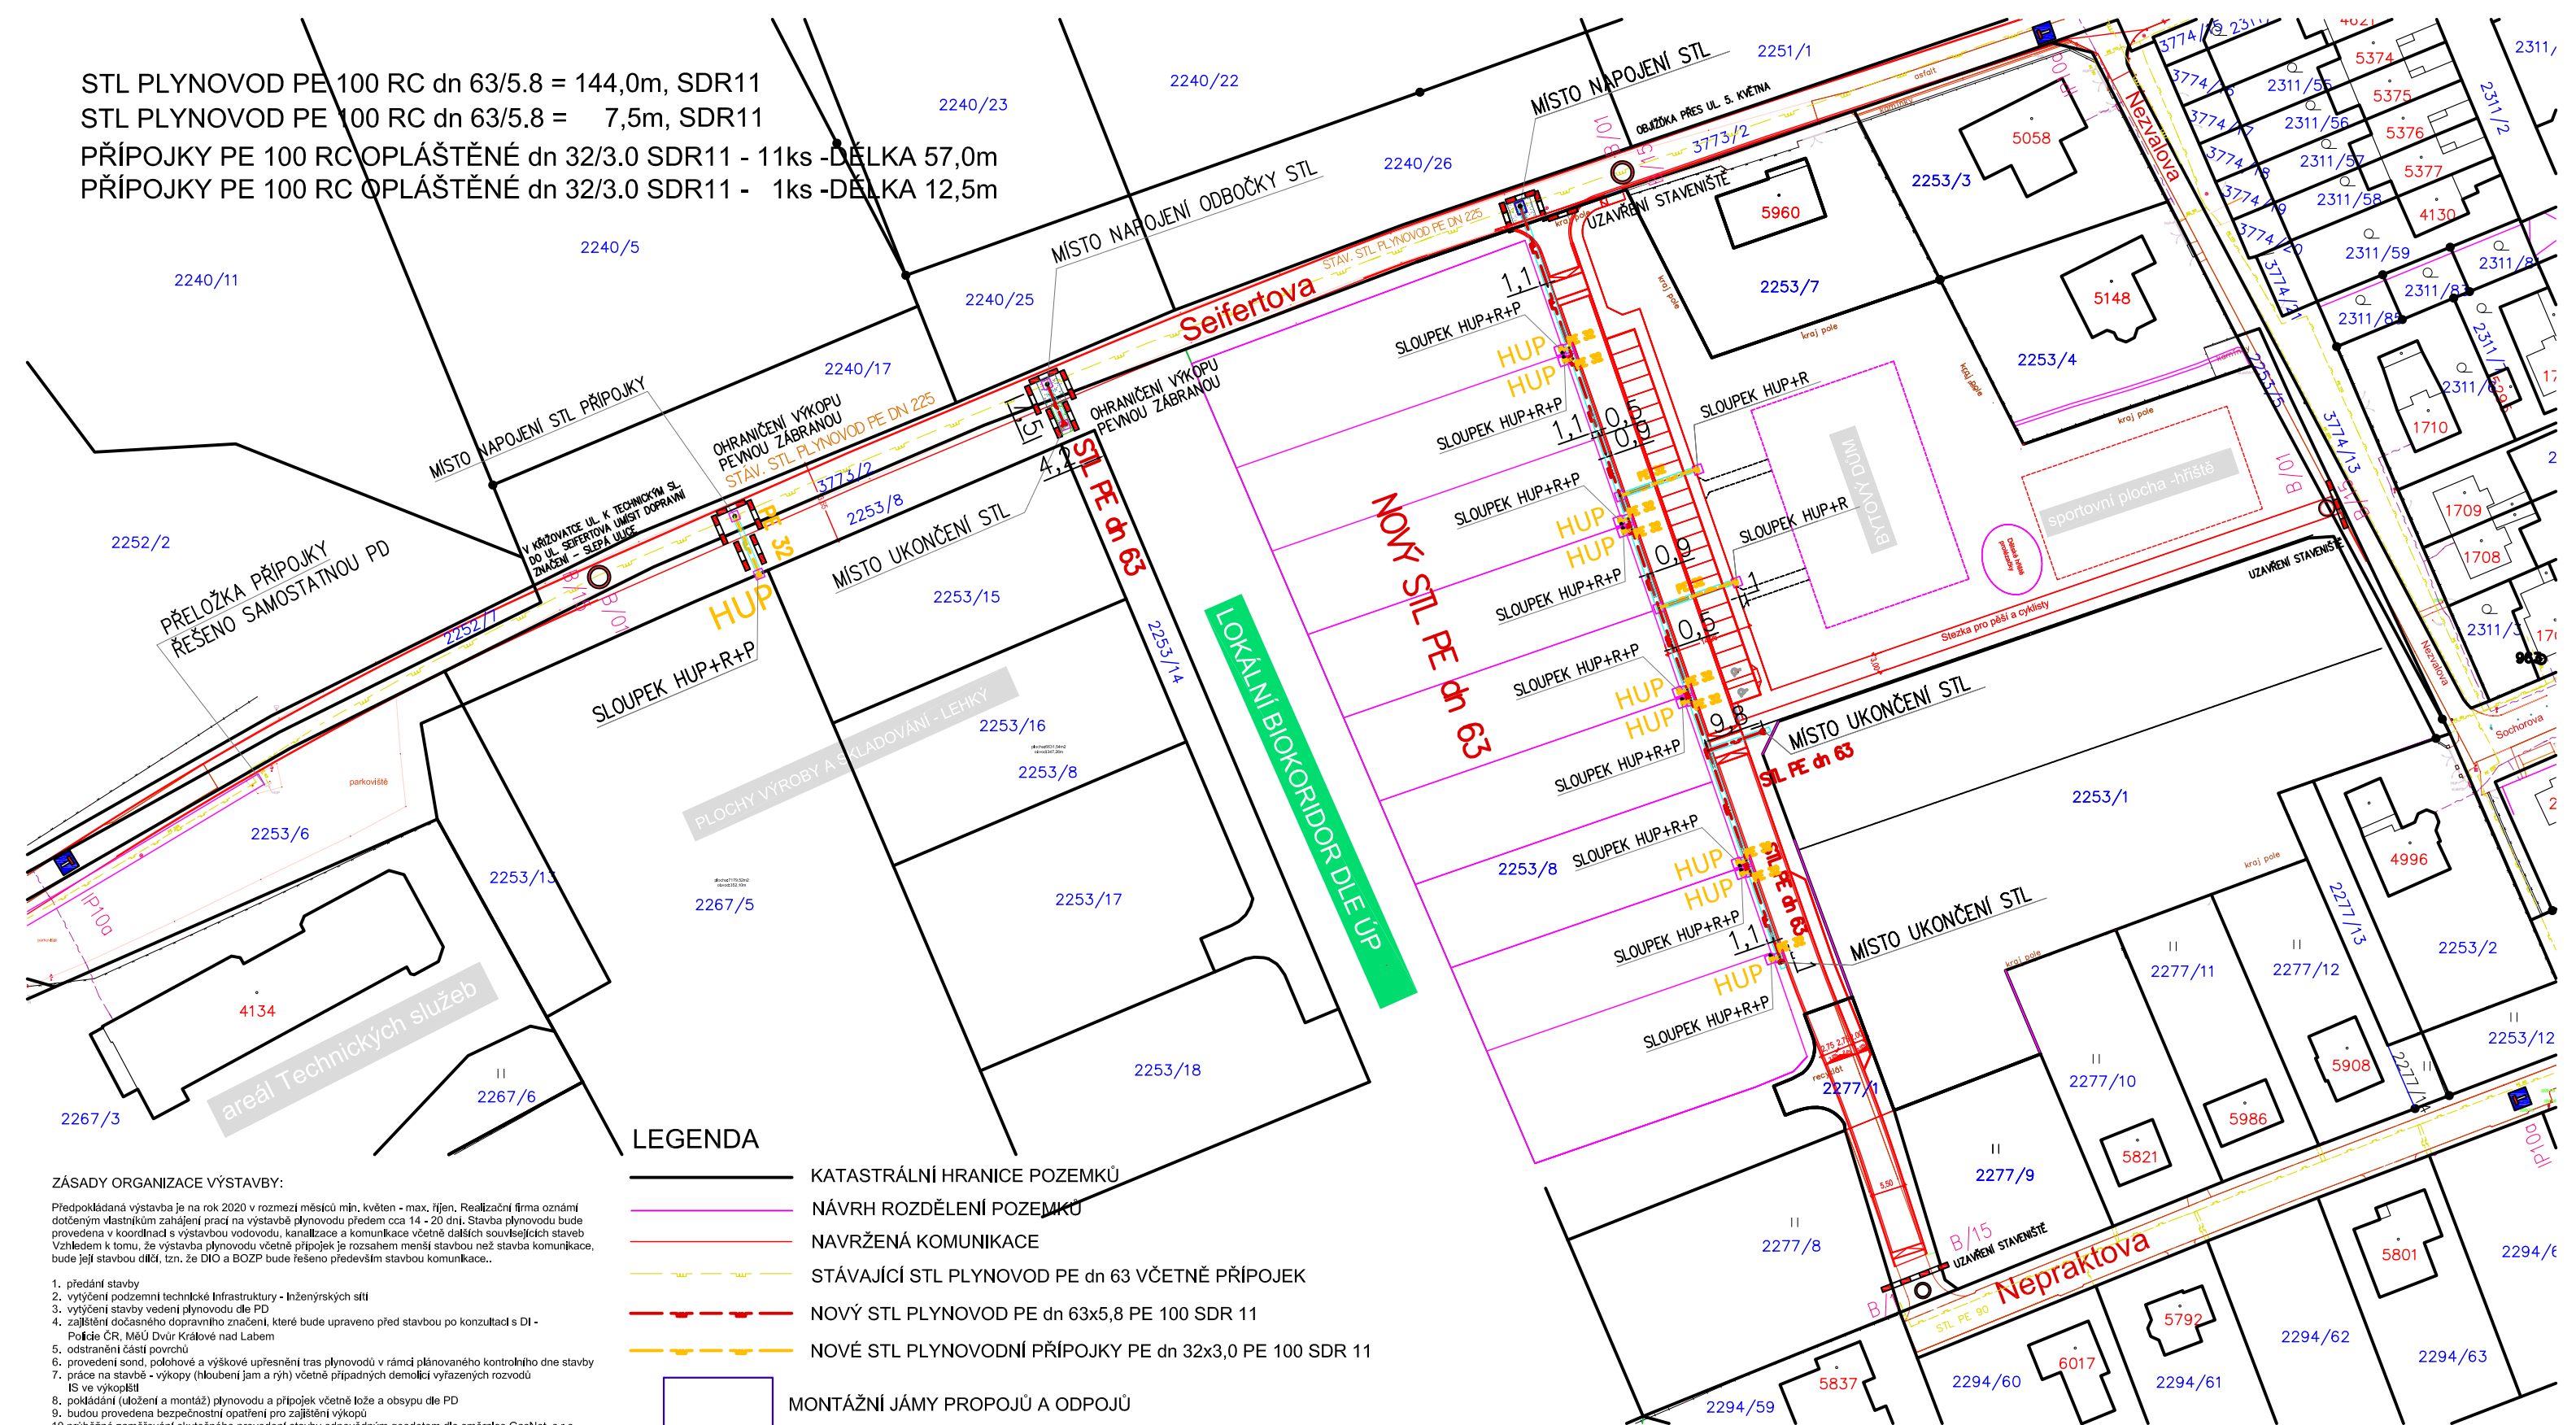

## LEGENDA





## ZÁSADY ORGANIZACE VÝSTAVBY:

Předpokládaná výstavba je na rok 2020 v rozmezí měsíců min. květen - max. říjen. Realizační firma oznámí dotčeným vlastníkům zahájení prací na výstavbě plynovodu předem cca 14 - 20 dní. Stavba plynovodu bude provedena v koordinaci s výstavbou vodovodu, kanalizace a komunikace včetně dalších souvisejících staveb. Vzhledem k tomu, že výstavba plynovodu včetně přípojek je rozsahem menší stavbou než stavba komunikace, bude její stavbu dítčí, tzn. za DIO a BOZP bude řešeno především stavbou komunikace..

1. předání stavby
2. vyřízení podzemní technické infrastruktury - Inženýrských sítí
3. vyřízení stavby vedení plynovodu dle PD
4. zajištění dočasného dopravního značení, které bude upraveno před stavbou po konzultaci s DI -  
Poškie ČR, MěÚ Dvůr Králové nad Labem
5. odstranění částí povrchu
6. provedení sond, položové a výškové upřesnění trať plynovodů v rámci plánovaného kontrolního dne stavby
7. práce na stavbě - výkopky (hloubení jam a rýh) včetně případných demolicí vyřazených rozvodů  
IS ve výkopkách
8. pokládání (uložení a montáž) plynovodu a přípojek včetně lože a obsypu dle PD
9. budou provedena bezpečnostní opatření pro zajištění výkopů
10. průběžně zaměřování skutečného provedení stavby odpovědným geodetem dle směrnice GasNet, s.r.o.
11. zasypaní plynovodu
12. provedení tlakových zkoušek uloženého potrubí ve výkopu
13. po provedení úspěšné tlakové zkoušky dojde k propojení nového plynovodu STL PE dn 63  
na stávající plynovod pomocí navrtávací elektrovarovky
14. budou provedeny úpravy povrchů dle platných vyjádření MěÚ Dvůr Králové nad Labem a vlastníků nemovitostí k PD
15. bude proveden úklid stavby
16. odstranění dočasného dopravního značení
17. předání stavby stavebníkovi

Práce na plynovodu a plynovodních přípojkách budou prováděny v letních měsících. Budou dodržovány podmínky BOZP. Režentům bude umožněn přístup do jejich objektů, atd. Po celou dobu stavby bude umožněn přístup zachráněné služby, hasičského záchranného sboru, atd. - pro případ ohrožení života. Výstavbu plynovodů a přípojek mohou provádět pouze certifikované firmy, vlastníci platné oprávnění ITI Praha na základě odborné způsobilosti, dle platných zákonů. Zaměstnanec musí být řádně proškolen o bezpečnosti práce na pracovišti.

B/15 STANDARDNÍ PRACOVNÍ MÍSTO. UZAVÍRKA  
POZEMNÍ KOMUNIKACE S OBČI ŽĎKOVI.

-  KATASTRÁLNÍ HRANICE POZEMKŮ
-  NÁVRH ROZDĚLENÍ POZEMKŮ
-  NAVRŽENÁ KOMUNIKACE
-  STÁVAJÍCÍ STL PLYNOVOD PE dn 63 VČETNĚ PŘÍPOJEK
-  NOVÝ STL PLYNOVOD PE dn 63x5,8 PE 100 SDR 11
-  NOVÉ STL PLYNOVODNÍ PŘÍPOJKY PE dn 32x3,0 PE 100 SDR 11


MONTÁŽNÍ JÁMY PROPOJŮ A ODPOJŮ

ŠÍŘE VÝKOPU VČETNĚ PROVEDENÍ PŘÍLOŽNÉHO PAŽENÍ S MEZERAMI 4.4.1\_05

MONTÁŽNÍ JÁMY NA PŘÍPOJKÁCH

PEVNÁ ZÁBRANA OHRANIČUJÍCÍ STAVBU - ZÁBRANA PROTI PÁDU, PRŮCHODU A VJEZDU, SVĚTELNÉ OZNAČENÍ. V-1,8m

**B01 - ZÁKAZ VJEZDU VŠECH VOZIDEL (V OBOU SMĚRECH)**

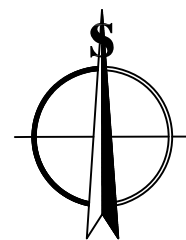

|  |  |  |  |                              |  |             |  |  |  |          |
|--|--|--|--|------------------------------|--|-------------|--|--|--|----------|
| zodp.projektant  |  | vypracoval   |  | kreslil                      |  | kontroloval |  | Bc. Hana HLÍZOVÁ<br>autorizovaný technik v oboru TZS<br>ČKAIT č. 0601525<br>FRITZOVA 900, 541 01 TRUTNOV<br>tel. 775 052671 mail:hlizova@seznam.cz |  |          |
| Bc. Hana HLÍZOVÁ   |  |  |  |                              |  |             |  |  |  |          |
| kraj: KVHK   |  | Město: Dvůr Králové nad Labem                                  |  | k.ú.: Dvůr Králové nad Labem |  |             |  |  |  |          |
| Investor:  |  | Město Dvůr Králové nad Labem, náměstí T.G. Masaryka 38, DK n/L |  |                              |  |             |  |  |  |          |
| Název akce :   |  |  |  |                              |  |             |  | formát   |  | 297x420  |
| MALÁ PRŮMYSLOVÁ ZÓNA - SYLVÁROV<br>STL PLYNOVOD A PŘÍPOJKY |  |  |  |                              |  |             |  | datum  |  | II/2020  |
|  |  |  |  |                              |  |             |  | účel   |  | PDPS     |
|  |  |  |  |                              |  |             |  | č.zakázky  |  | 02/2019  |
| Výkres:  |  |  |  |                              |  |             |  | měřítko  |  | 1 : 1000 |
| DOPRAVNÍ ŘEŠENÍ - SITUACE                                  |  |  |  |                              |  |             |  | výkres č.  |  | B.f.2.i  |